



ZAKRES BUDYNKU POKAZANY NA RYSUNKU  
SKALA 1:1000

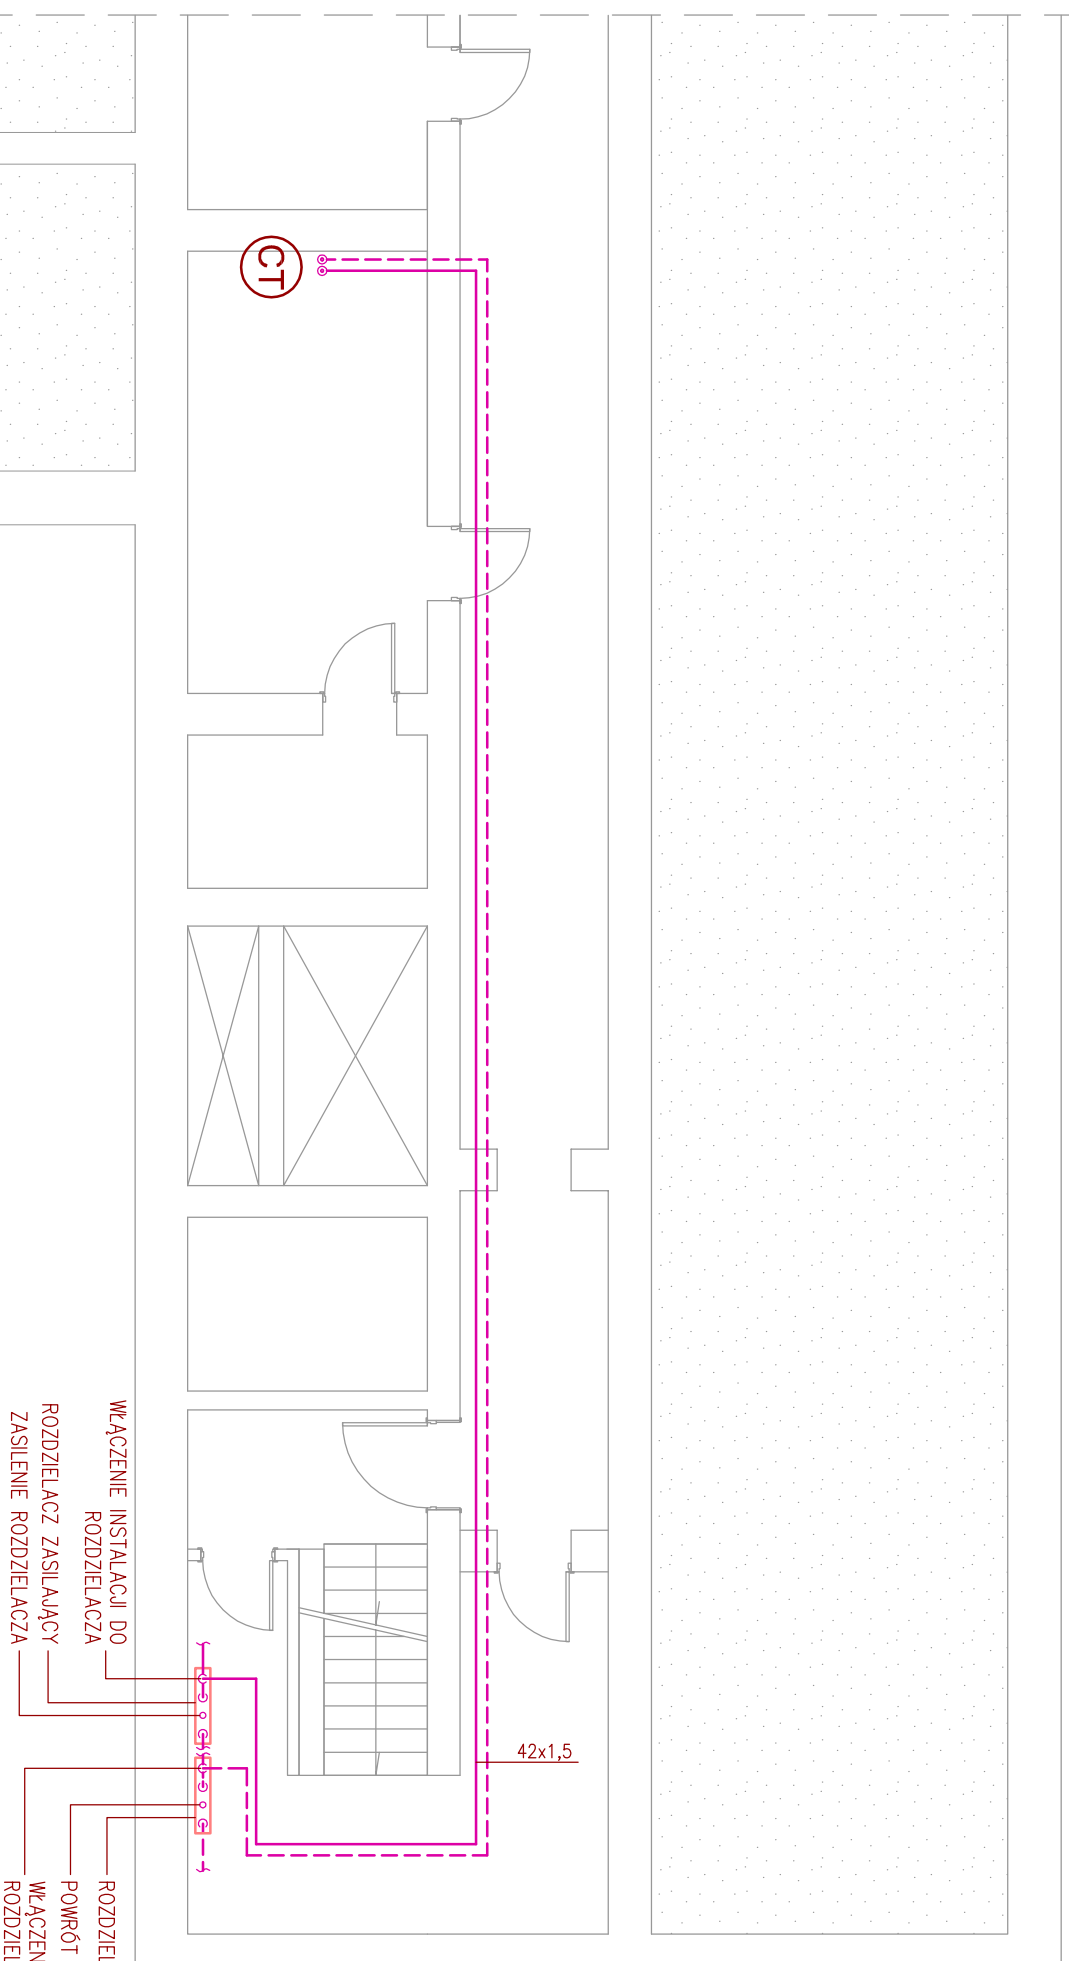

**LEGENDA:**

- INSTALACJA C.T. – ZASILANIE
- - - INSTALACJA C.T. – POWRÓT
- ZMIANA TRASY RUROCIĄGU W DÓŁ

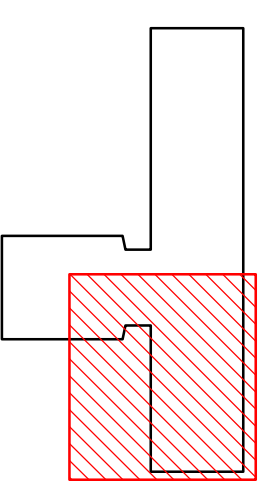

OZNACZENIE WYMIARU RUROCIĄGÓW:  
SREDNICA [42x1,5]



OZNACZENIE PŁONU C.T.

WŁĄCZENIE INSTALACJI DO  
RODZIELACZA  
RODZIELACZ ZASILAJĄCY  
ZASILANIE RODZIELACZA

RODZIELACZ POWROTNY  
POWRÓT Z RODZIELACZA  
WŁĄCZENIE DO ISTNIEJĄCEGO  
RODZIELACZA



**ATRIUM** pracownia architektoniczna s.c.

Grzegorz Janiszewski, Piotr Adach, Maciej Kądziałowski  
93-571 Łódź, ul. Prąsła 5/10, tel.0-42 637 36 15  
[www.atrium.lodz.pl](http://www.atrium.lodz.pl)

Nazwa i adres obiektu budowlanego:

**Przebudowa Oddziału Obserwacyjno-Zakaźnego**  
Częstochowa, ul. PCK 7, pawilon E, parter

Projektant:

mgr inż.  
**MARCIN WIELGOSZ**, nr upr.: bud.L00/1249/POOS/09  
specjalizacja: instalacje sanitarne

Faza projektu:  
**PROJEKT WYKONAWCZY**

Tytuł rysunku

**RZUT PIWNICY. INSTALACJA OGRZEWCA**

Data Skala rysunku Nr arkusza

2015-04-20 1:100 **CO-090**